


LAGEPLAN 1:1000

 GME Gebäudemanagement Stadt Erfangen		Brandschutzmaßnahme Realschule am Europakanal Gemarkung: Erfangen, Flur-Nr.: 3.302/71/88		Maßstab M 1:100 / 1:500	
Bauherr Amt für Gebäudemanagement Sachgebiet Bauunterhalt Spitalstraße 40 91052 Erfangen		Entwurfsbauer Hepp Architekten Zimmer 201 Am Hof 1188-6500 Fax: 09131 92-2091		Unterschrift Unterschrift Unterschrift	
Eigentümer 				Datum 02.03.2011	
Planname 63B1_LG_Brandschutz.dwg		Blatt -1-		Zeichner Gepr.	

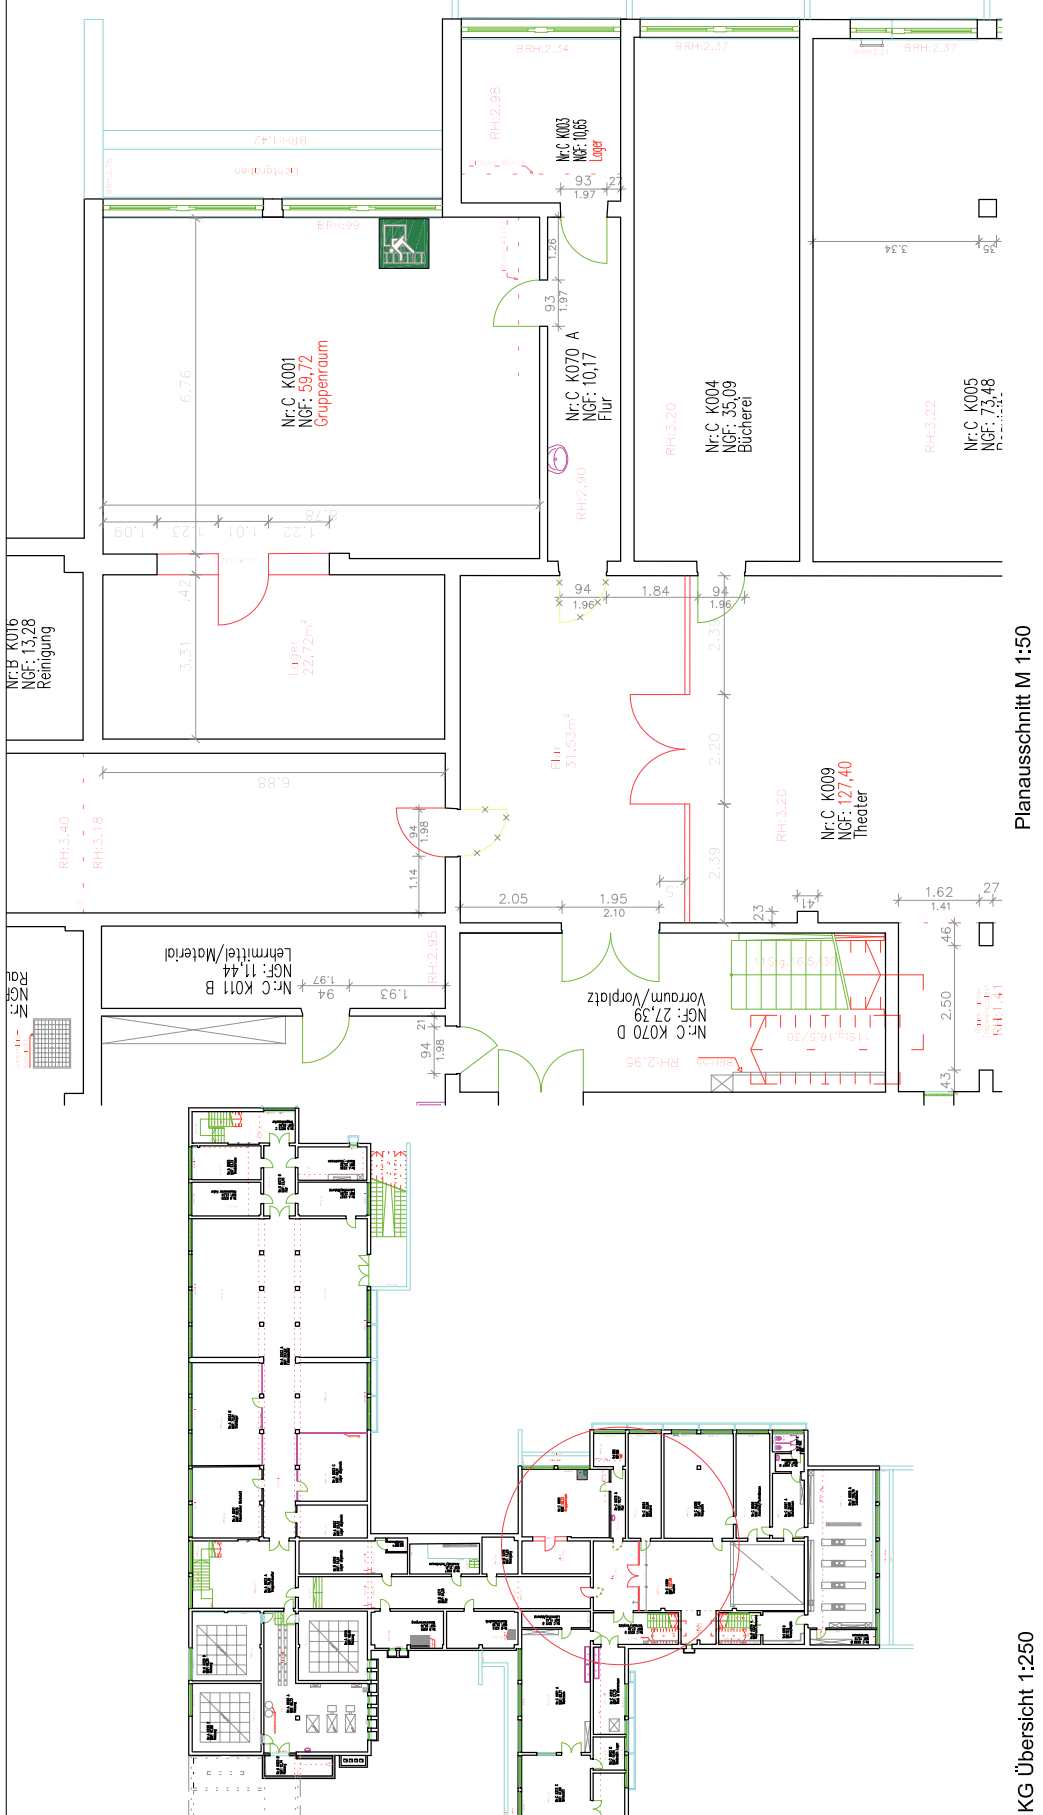

Planusschnitt M 1:50

KG Übersicht 1:250