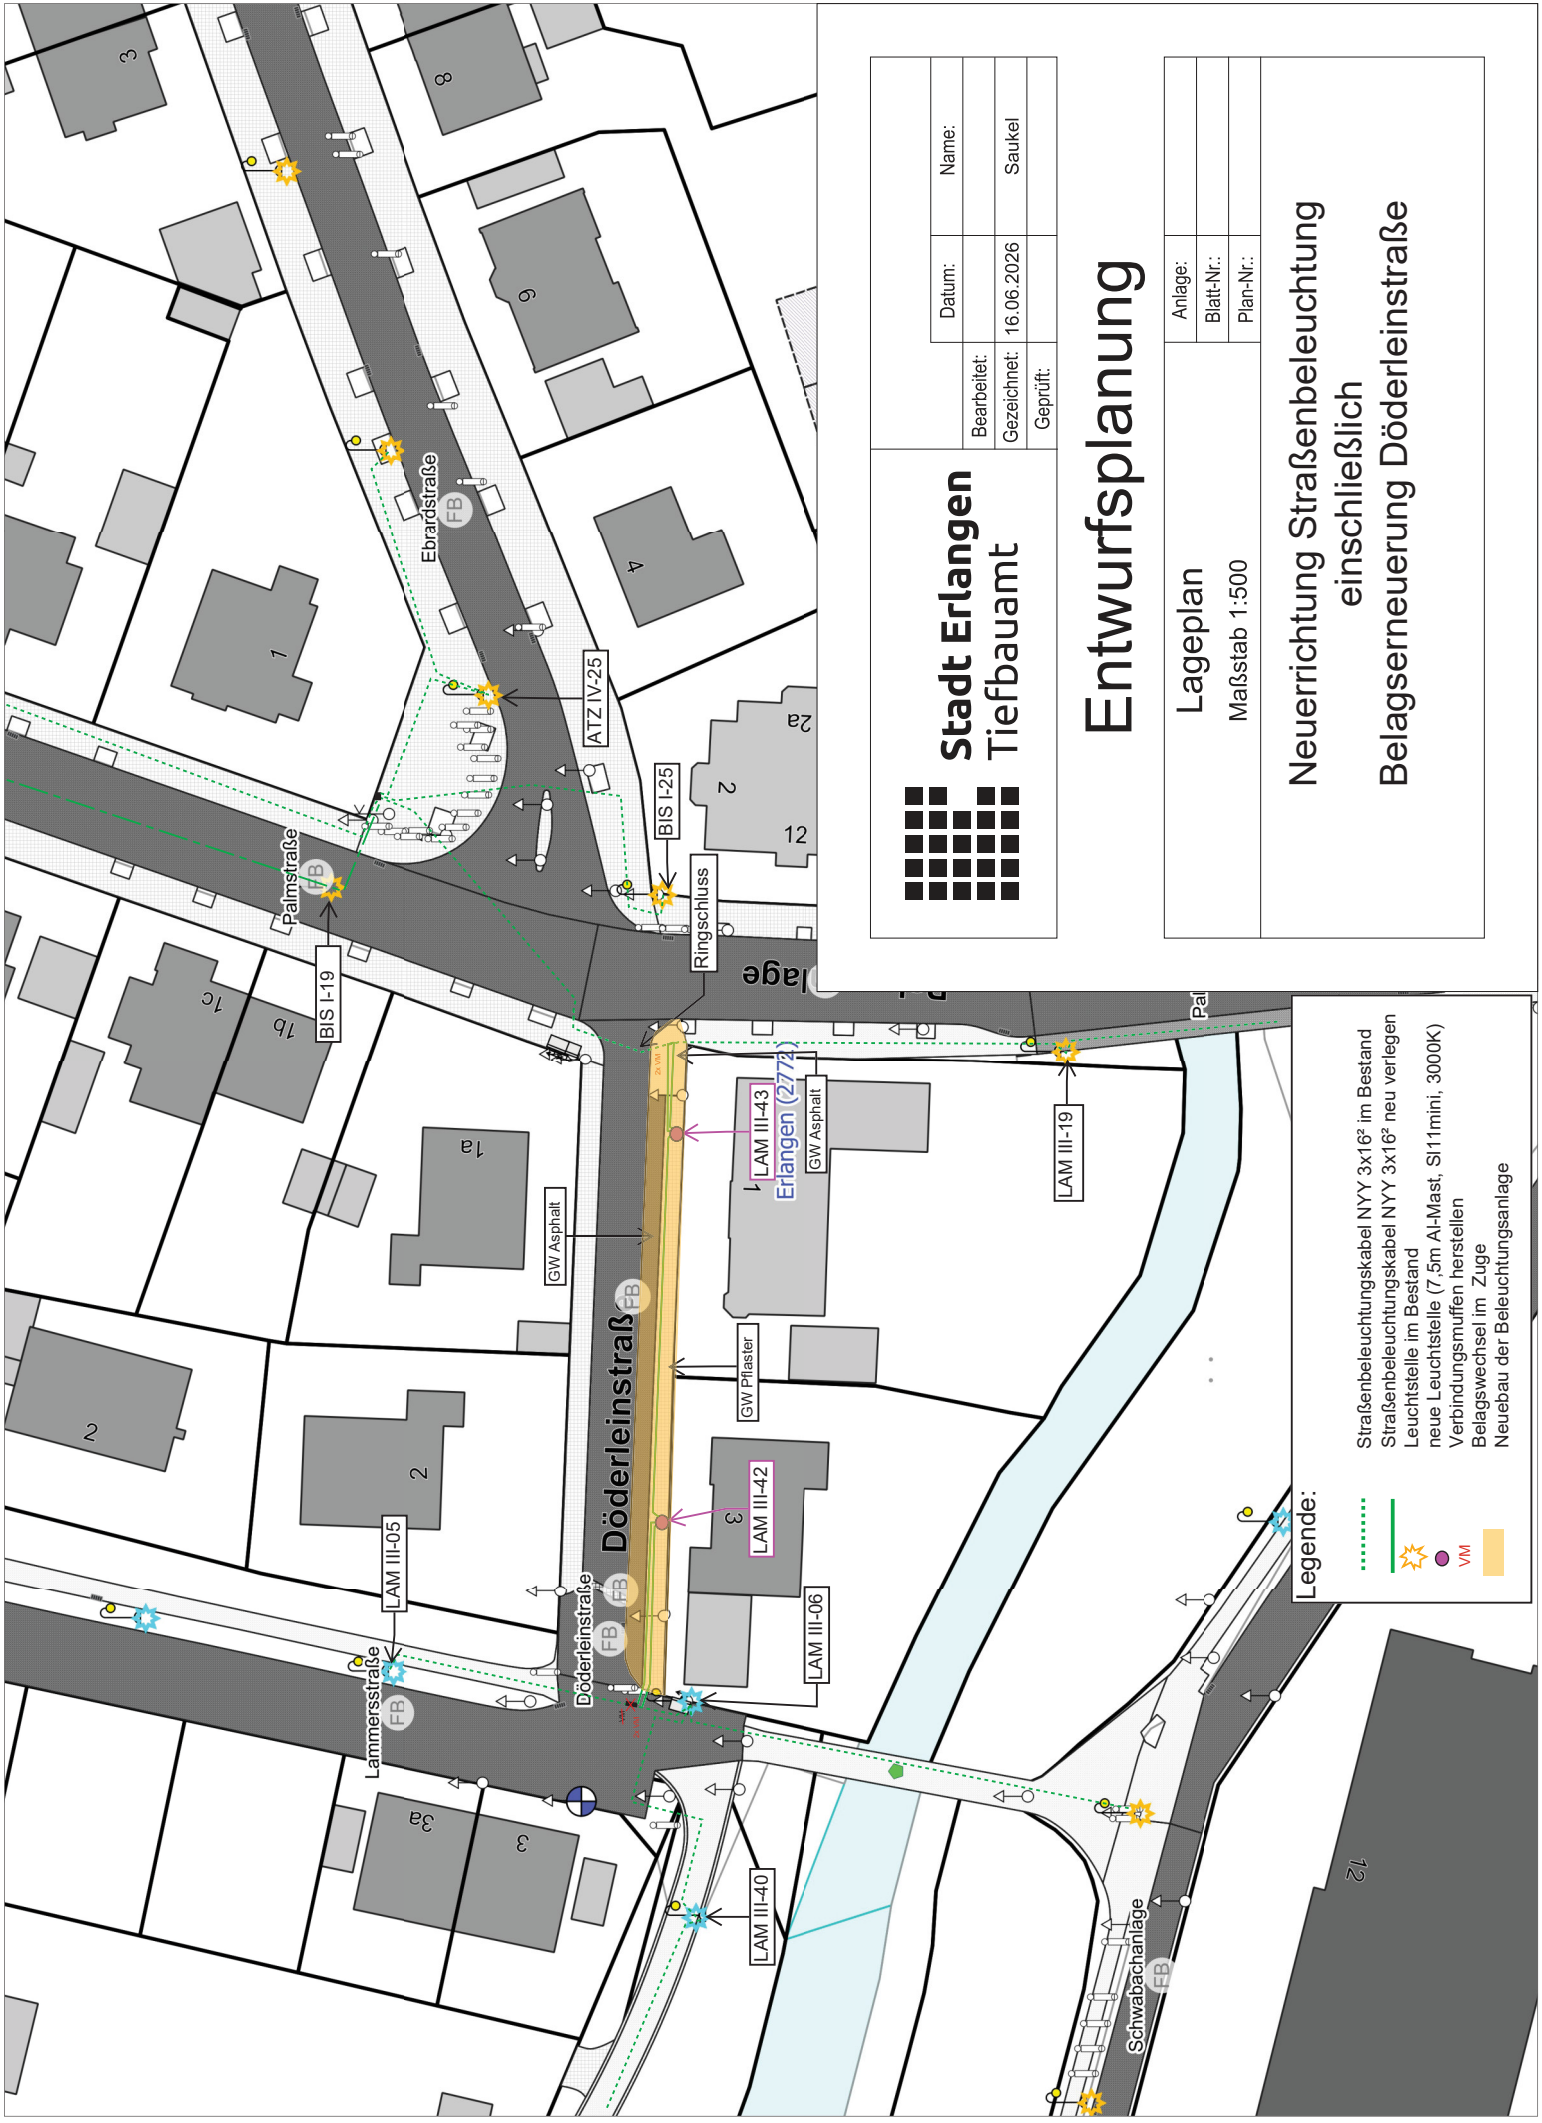


Stadt Erlangen
Tiefbauamt

Datum:	Name:
Bearbeitet:	
Gezeichnet:	Saukel
Geprüft:	

Entwurfsplanung

Lageplan	Anlage:
	Blatt-Nr.:
	Plan-Nr.:
Maßstab 1:500	

Neuerrichtung Straßenbeleuchtung
einschließlich
Belagerneuerung Döderleinstraße

Legende:

- Straßenbeleuchtungskabel NYY 3x16² im Bestand
- Straßenbeleuchtungskabel NYY 3x16² neu verlegen
- ☀ Leuchtstelle im Bestand
- ☀ neue Leuchtstelle (7,5m Al-Mast, SL11mini, 3000K)
- Verbindungsmuffen herstellen
- Belagswechsel im Zuge
- Neubau der Beleuchtungsanlage