

GME

Gebäudemanagement Stadt Erlangen

Bauwohnbau
Fachschule für Techniker
Brandschutzmaßnahmen 2013

Planinhalt
Brandschutzkonzept
Grundriss 1.OG
Maßstab
M 1:200


Bauherr
Amt für Gebäudemanagement
Sachgebiet Bauunterhalt
Schulstraße 40
91052 Erlangen

Konzeptersteller
Herr Hofmann
Zimmer 219
Tel. 09131/86-2622
Fax 09131/86-772622

| | | | |
|-------|---------|-------|------------|
| Name | Hofmann | Datum | 27.05.2013 |
| Gez. | | Ges. | |
| Gepr. | | Gepr. | |

Plan-Name
FFT_BraKon_1OG_2013

| Legende für Brandschutzpläne | |
|------------------------------|--------------------------------|
| B = Aufenthaltsräume | D = Treppenhauseingänge |
| E = Abströmung | F = Abströmung |
| G = Überströmung | H = Abströmung |
| I = Überströmung | J = Abströmung |
| K = Überströmung | L = Abströmung |
| M = Überströmung | N = Abströmung |
| O = Überströmung | P = Abströmung |
| Q = Überströmung | R = Abströmung |
| S = Überströmung | T = Abströmung |
| U = Überströmung | V = Abströmung |
| W = Überströmung | X = Abströmung |
| Y = Überströmung | Z = Abströmung |
| aa = Überströmung | bb = Abströmung |
| cc = Überströmung | dd = Abströmung |
| ee = Überströmung | ff = Abströmung |
| gg = Überströmung | hh = Abströmung |
| ii = Überströmung | jj = Abströmung |
| kk = Überströmung | ll = Abströmung |
| mm = Überströmung | nn = Abströmung |
| oo = Überströmung | pp = Abströmung |
| qq = Überströmung | rr = Abströmung |
| ss = Überströmung | tt = Abströmung |
| uu = Überströmung | vv = Abströmung |
| ww = Überströmung | xx = Abströmung |
| yy = Überströmung | zz = Abströmung |

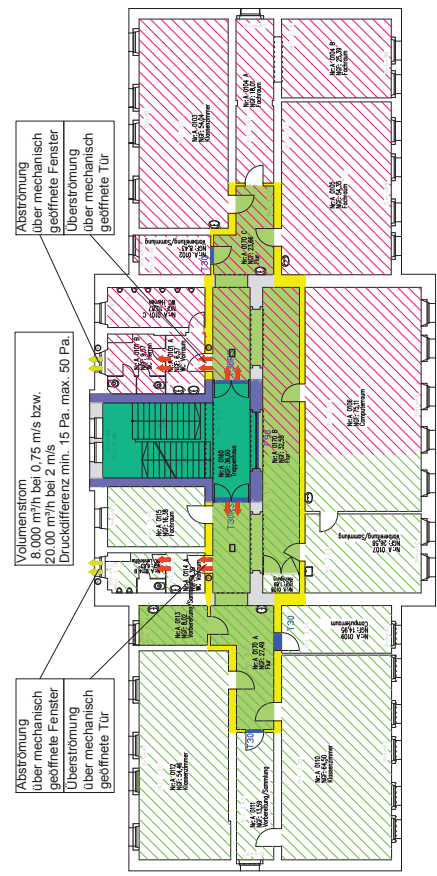

Plan-Name
FFT_BraKon_1OG_2013